

MAPA DO CELÓW PROJEKTOWYCH
SKALA 1: 500

Identyfikator zgłoszenia pracy geodezyjnej: GKG.GZ.4071.9114.2018
Województwo: wielkopolskie
Powiat: poznański
Nazwa jednostki ewidencyjnej: SUCHY LAS
Identyfikator jednostki ewid.: 302115_2
Nazwa obrębu ewidencyjnego: GOŁĘCZEWO
Identyfikator obrębu ewid.: 302115_2.0003
Miejscowość: GOŁĘCZEWO
Sektory: 6.180.10.06.1.3, 6.180.11.06.3.1

MESSEN
Usługi Geodezyjne Bartosz Marchwiak
ul. Promienista 23, 62-002 Suchy Las
NIP: 7821236581, REGON: 360501195
tel.: 502 796 537

BARTOSZ MARCHWIAK
GEODETA UPRAWNIONY
Nr uprawnień 21111
ul. 206 Poznań, os. Oświecenia 24/3
tel. 502 796 557, e-mail: b.marchwiak@mesen.pl

Poświadczam, że niniejszy dokument został opracowany w wyniku prac geodezyjnych i kartograficznych, których rezultaty zawiera operat techniczny wpisany do ewidencji materiałów państwowego zasobu geodezyjnego i kartograficznego


STAROSTA POZNAŃSKI
P.3021.2019
(Identyfikator ewidencyjny materiału zasobu - operatu technicznego)
17-01-2019
Paweł Boruszewski
Starszy Inżynier
Powiatowego Ośrodka Dokumentacji Geodezyjnej i Kartograficznej w Poznaniu

Mapa została wykonana bez ustalenia obciążenia służebnością gruntową.
Nie wyklucza się istnienia w terenie innych nie wykazanych na niniejszej mapie urządzeń podziemnych, które nie były zgłoszone do inwentaryzacji lub o których brak jest informacji w instytucjach branżowych.

Układ współrzędnych prostokątnych płaskich	2000
Układ wysokości	Kronsztadt

Stan aktualny na dzień 21-09-2018 roku

ARKUSZ 2

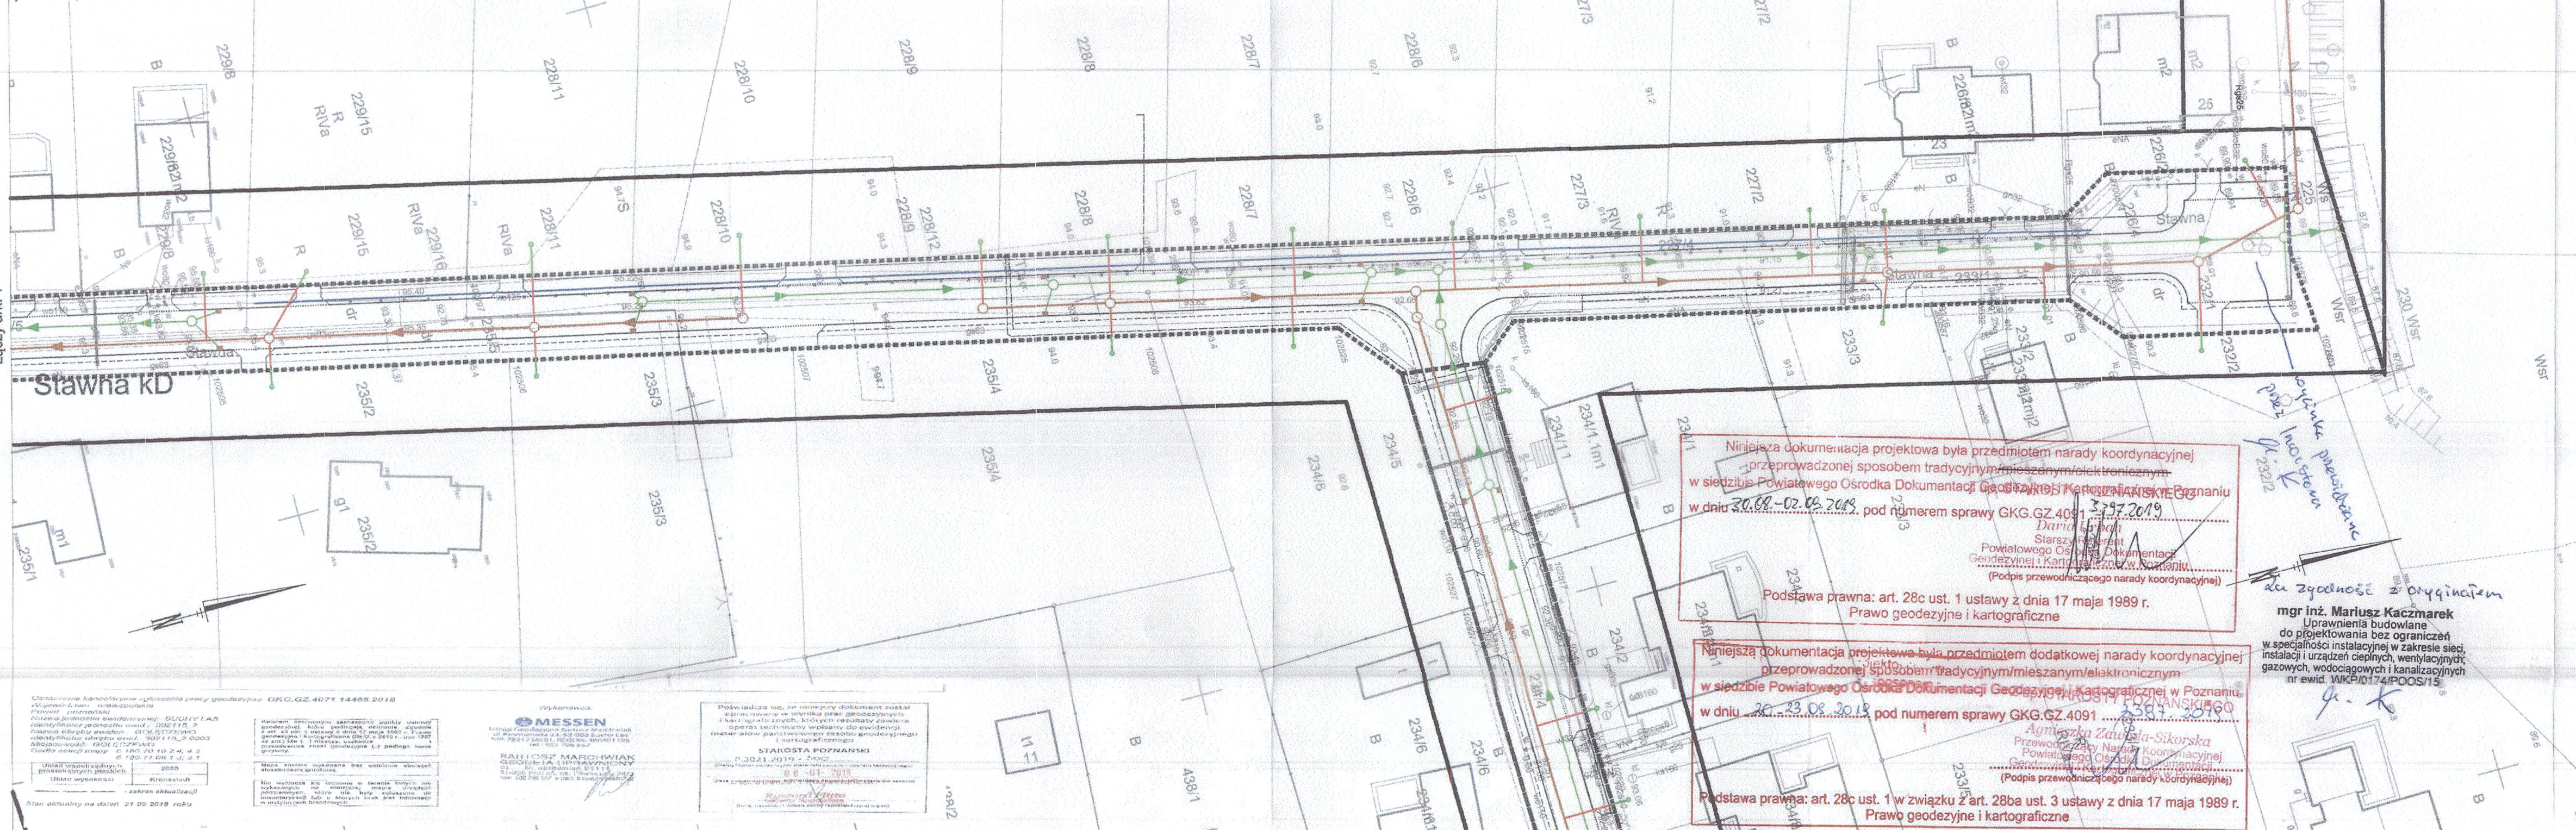

LEGENDA:	
BRANŻA DROGOWA	Projekowana studnia kanalizacji sanitarnej
Pas Drogowy - projektowany krawężnik 15x30	Projekowane przyłącze kanalizacji sanitarnej zakończone studzienką rewizyjną
Projektowany wjazd	Kierunek spływu ścieków sanitarnych
ELEKTROENERGETYKA I TELEKOMUNIKACJA	Projekowana kanalizacja deszczowa
Montaż	Projekowana rura drenarska
Proj. słup oświetleniowy (nowy lub z demontażu)	Projekowana studnia kanalizacji deszczowej
Proj. szafka wolnostojąca (nowa lub z demontażu)	Projekowany wylot kanalizacji deszczowej
Proj. rura osłonowa lub przepustowa	Istniejące sieci i obiekty do likwidacji
Proj. mufa kablowa	Projekowany hydrant
Proj. kanalizacja telekomunikacyjna	Projekowana sieć wodociągowa z studnią wodomierzową
Proj. kabel SN	Projekowana sieć wodociągowa
Proj. kabel nN	Istniejące sieci wodociągowe i obiekty do likwidacji
Proj. kanalizacja kablowa (kabel w rurach + studnie)	Projekowana sieć i przyłącza gazowe
BRANŻA SANITARNA	Likwidowane gazociągi
Projekowana kanalizacja sanitarna	Projekowana szafka gazowa
Projekowany nurociąg tłoczny sanitarny	

Zadanie:
Budowa kanalizacji sanitarnej i deszczowej oraz dróg dla miejscowości Gołęczewo w Gminie Suchy Las - Etap IV

Biuro Projektowe:

BBF Sp. z o.o.
ul. Dąbrowskiego 461
60-451 Poznań
Tel. +48 61 665-43-12
Fax. +48 61 665-43-15
e-mail: bbf@bbf.pl
NIP: 781-10-69-658
REGON: 005379341

Zamawiający:

Gmina Suchy Las
ul. Szkolna 13
62-002 Suchy Las
Tel. +48 61 852 82 60
Fax. +48 61 812 52 12
www.suchylas.pl
NIP: 777-31-45-371
REGON: 63128508

Autoryzacja:	Nazwisko:	Nr uprawnień:	Podpis:	Data:
Branża sieć gazowa				
Projektował:	Henryk Dopierała	378/89/PW		04.2019
Sprawdzał:	mgr inż. Mariusz Kaczmarek	WKP/0174/POOS/15		04.2019
Branża Kanalizacja sanitarna				
Projektował:	mgr inż. Mariusz Kaczmarek	WKP/0174/POOS/15		04.2019
Sprawdzał:	inż. Zofia Lewandowska	39/83/Pw		04.2019
Branża Kanalizacja deszczowa i sieci wodociągowe				
Projektant:	inż. Zofia Lewandowska	39/83/Pw		04.2019
Sprawdzał:	mgr inż. Mariusz Kaczmarek	WKP/0174/POOS/15		04.2019
Branża Elektryczna				
Projektant:	mgr inż. Jacek Szymański	WKP/0398/PWOE/12		04.2019
Sprawdzał:	inż. Stefan Adamin	159/83/Pw		04.2019
Branża Drogowa				
Projektant:	inż. Michał Bartosik	WKP/0087/POOD/07		04.2019
Sprawdzał:	mgr inż. Tomasz Janiak	WKP/0090/POOD/07		04.2019
Branża Telekomunikacja				
Projektant:	inż. Robert Gawron	WKP/0173/ZOTP/14		04.2019
Sprawdzał:	mgr inż. Jolanta Polczyńska	WKP/0383/PWOT/17		04.2019

Stadium: PROJEKT BUDOWLANY	
Branża: Projekt zagospodarowania terenu	Nr opracowania: -
Nazwa rysunku: Plansza zbiorcza sieci	Skala: 1:500
	Nr rys.: 2

Niniejsza dokumentacja projektowa była przedmiotem narady koordynacyjnej przeprowadzonej sposobem tradycyjnym/mieszanym/elektronicznym w siedzibie Powiatowego Ośrodka Dokumentacji Geodezyjnej i Kartograficznej w Poznaniu w dniu 30.08-02.09.2019, pod numerem sprawy GKG.GZ.4081.3797.2019. Podpis przewodniczącego narady koordynacyjnej:

Podstawa prawna: art. 28c ust. 1 ustawy z dnia 17 maja 1989 r. Prawo geodezyjne i kartograficzne

Niniejsza dokumentacja projektowa była przedmiotem dodatkowej narady koordynacyjnej przeprowadzonej sposobem tradycyjnym/mieszanym/elektronicznym w siedzibie Powiatowego Ośrodka Dokumentacji Geodezyjnej i Kartograficznej w Poznaniu w dniu 20.08.2019, pod numerem sprawy GKG.GZ.4081.3797.2019. Podpis przewodniczącego narady koordynacyjnej:

Podstawa prawna: art. 28c ust. 1 w związku z art. 28ba ust. 3 ustawy z dnia 17 maja 1989 r. Prawo geodezyjne i kartograficzne