

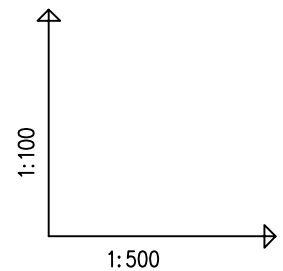
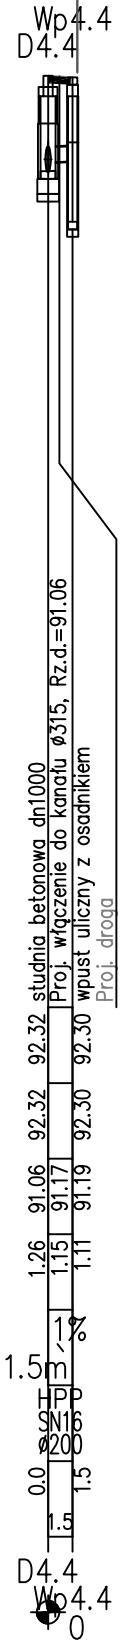
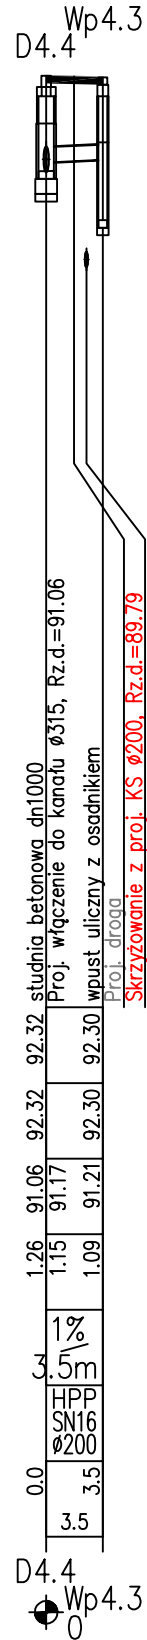
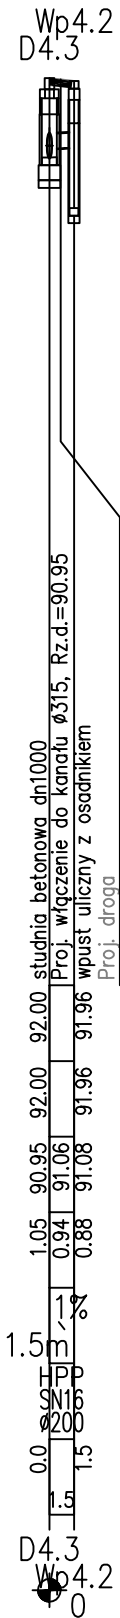
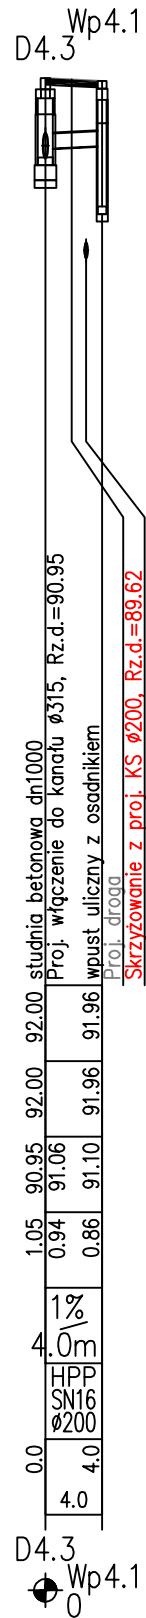
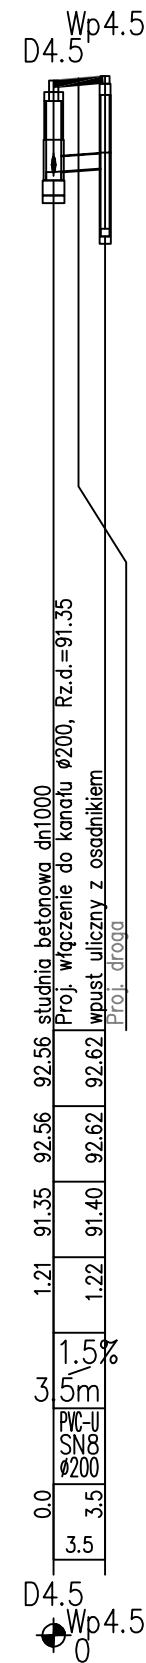


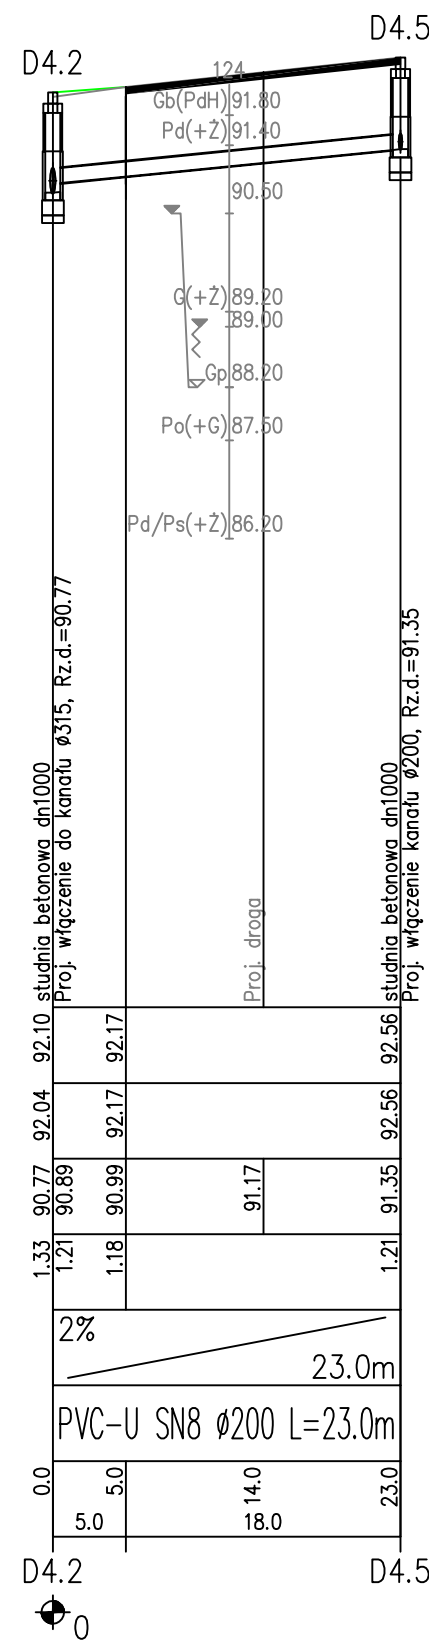

Zabezpieczenie ścian pionowych wykopu boksem szalunkowym

ul. Rolna

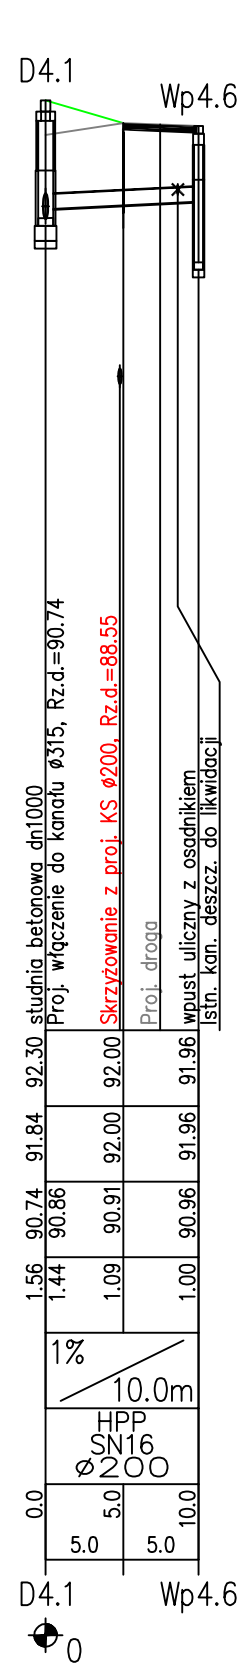

POZIOM PORÓWNAWCZY	80.00	m	n.p.m.	studi Proj.	istn. k	studi Proj.	istn. v	istn. k	istn. c	istn. k	studi Proj.	istn. k	istn. c	istn. k	studi Proj.
PROJ. RZĘDNA TERENU				92.40		92.33					92.10				92.32
RZĘDNA TERENU ISTN.				90.67		91.82					92.04				92.32
RZĘDNA DNA KANAŁU				90.54		90.74					90.77				91.06
ZAGŁĘBIENIE DNA KANAŁU				1.86		1.59					1.33				1.26
SPADKI, DŁUGOŚCI				0.33%											99.0m
ŚREDNICA, MATERIAŁ				PVC-U SN8 Ø 315							HPP SN16 Ø315 L=86.0m				
ODLEGŁOŚCI				0.0		2.5					13.5				99.0
HEKTOMETRY				D7		D4.1					D4.2				D4.3



Zadanie: Budowa kanalizacji sanitarnej i deszczowej oraz dróg dla miejscowości Gołęczewo w Gminie Suchy Las - Etap IIB				
Biuro Projektowe: <div>  </div>		Zamawiający: <div>  </div>		
BBF Sp. z o.o. ul. Dąbrowskiego 461 60-451 Poznań Tel. +48 61 665-03-12 Fax. +48 61 665-00-15 e-mail: biuro@bbf.pl NIP: 781-10-09-458 REGON: 008379341		Gmina Suchy Las ul. Szkołna 13 62-002 Suchy Las Tel. +48 61 892 62 50 Fax. +48 61 812 52 12 www: www.suchylas.pl NIP: 777-31-45-371 REGON: 63128508		
Autoryzacja:	Nazwisko:	Nr uprawnień:	Podpis:	Data:
Projektował:	inż. Zofia Lewandowska	39/83/Pw		12.2017
Opracował:	mgr inż. Damian Dyl			12.2017
Opracował:	mgr inż. Alicja Michalska			12.2017
Sprawdził:	mgr inż. Mariusz Kaczmarek	WKP/0174/POOS/15		12.2017
Projektował:	mgr inż. Henryk Nowacki	430/83/Pw		12.2017
Sprawdził:	mgr inż. Krzysztof Janiszewski	7131/192/P2002		12.2017
Stadium:				
PROJEKT BUDOWLANO-WYKONAWCZY				
Branża: Sieci wod-kan		Nr opracowania: -		
Nazwa rysunku: Profile podłużne projektowanej kanalizacji deszczowej w ul. Zbożowej i ul. Rolnej		Skala: 1:100/500		
		Nr rys. 2.5		